


POŚREDNI POZIOM

1:100

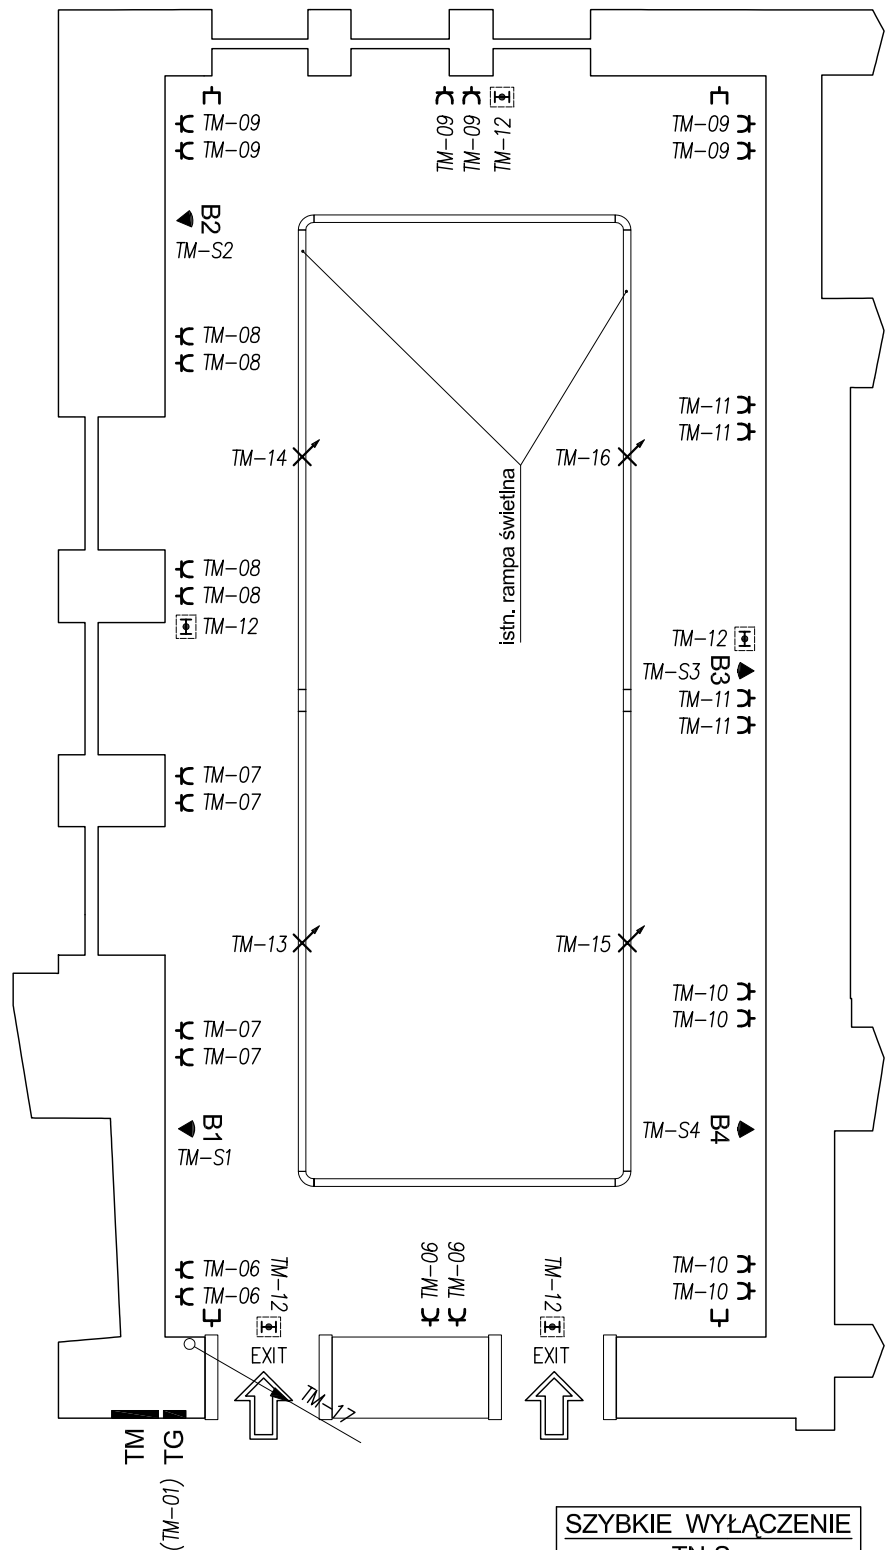

UWAGA:

Gniazda wtykowe instalować na poziomie 250cm od poziomu wykończonej posadzki

□ - gniazdo głośnikowe

☐ - oprawa oświetlenia awaryjnego
MONITOR 1, 8W, 2h

EXIT ☐ - oprawa oświetlenia awaryjnego
MONITOR 1, 8W, 2h z piktogramem

SZYBKE WYŁĄCZENIE
TN-S

Obiekt:		Muzeum Archeologiczne w Krakowie, ul. Senacka 3.	
Zadanie:		Sala Św. Michała - remont bieżący z wymianą posadzki	
Opracowanie:		instalacje elektryczne - wytyczne realizacji	Skala: 1:100
Tytuł rysunku: Średni poziom - plan instalacji.			
Opracował:	Podpis:	Data:	Nr rysunku:
Wojciech Tyka		02.2009	3