


GÓRNY POZIOM

1:100

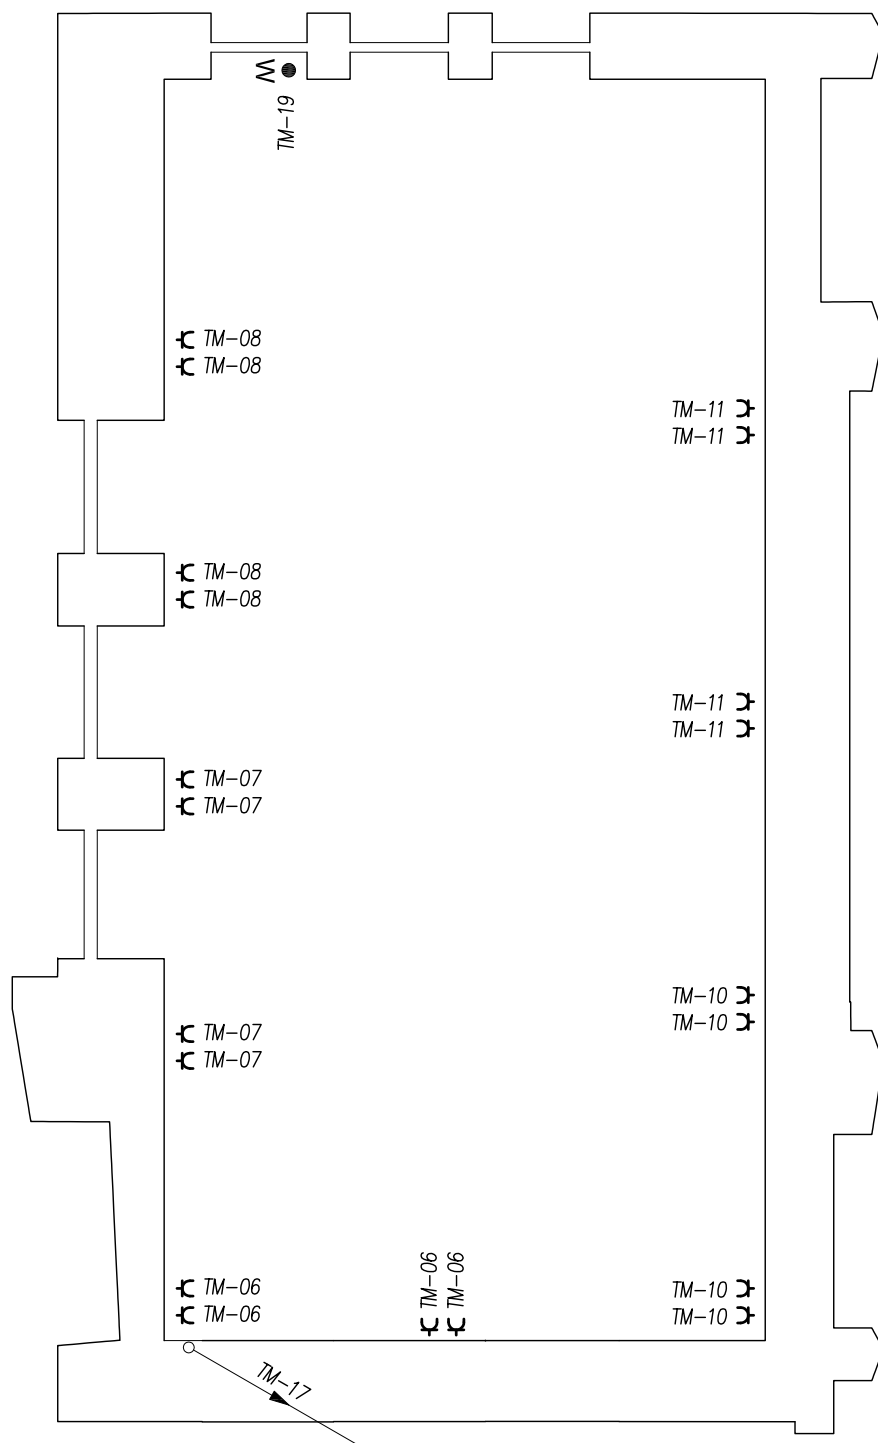

UWAGA:

Gniazda wtykowe instalować na poziomie 420cm od poziomu wykończonej posadzki

W ● - wypust do zasilania wentylatora zakończony puszką p/t o śr. 80mm.
Obwód nr TM-19 (zasilania wentylatora) - YDYżo-5x4 do tablicy TM.

SZYBKIE WYŁĄCZENIE
TN-S

Obiekt:		Muzeum Archeologiczne w Krakowie, ul. Senacka 3.	
Zadanie:		Sala Św. Michała -remont bieżący z wymianą posadzki	
Opracowanie:		instalacje elektryczne - wytyczne realizacji	Skala: 1:100
Tytuł rysunku:		Górny poziom - plan instalacji.	
Opracował:	Podpis:	Data:	Nr rysunku:
Wojciech Tyka		02.2009	4